



PIANTA PIANO RIALZATO

SCALA 1:200

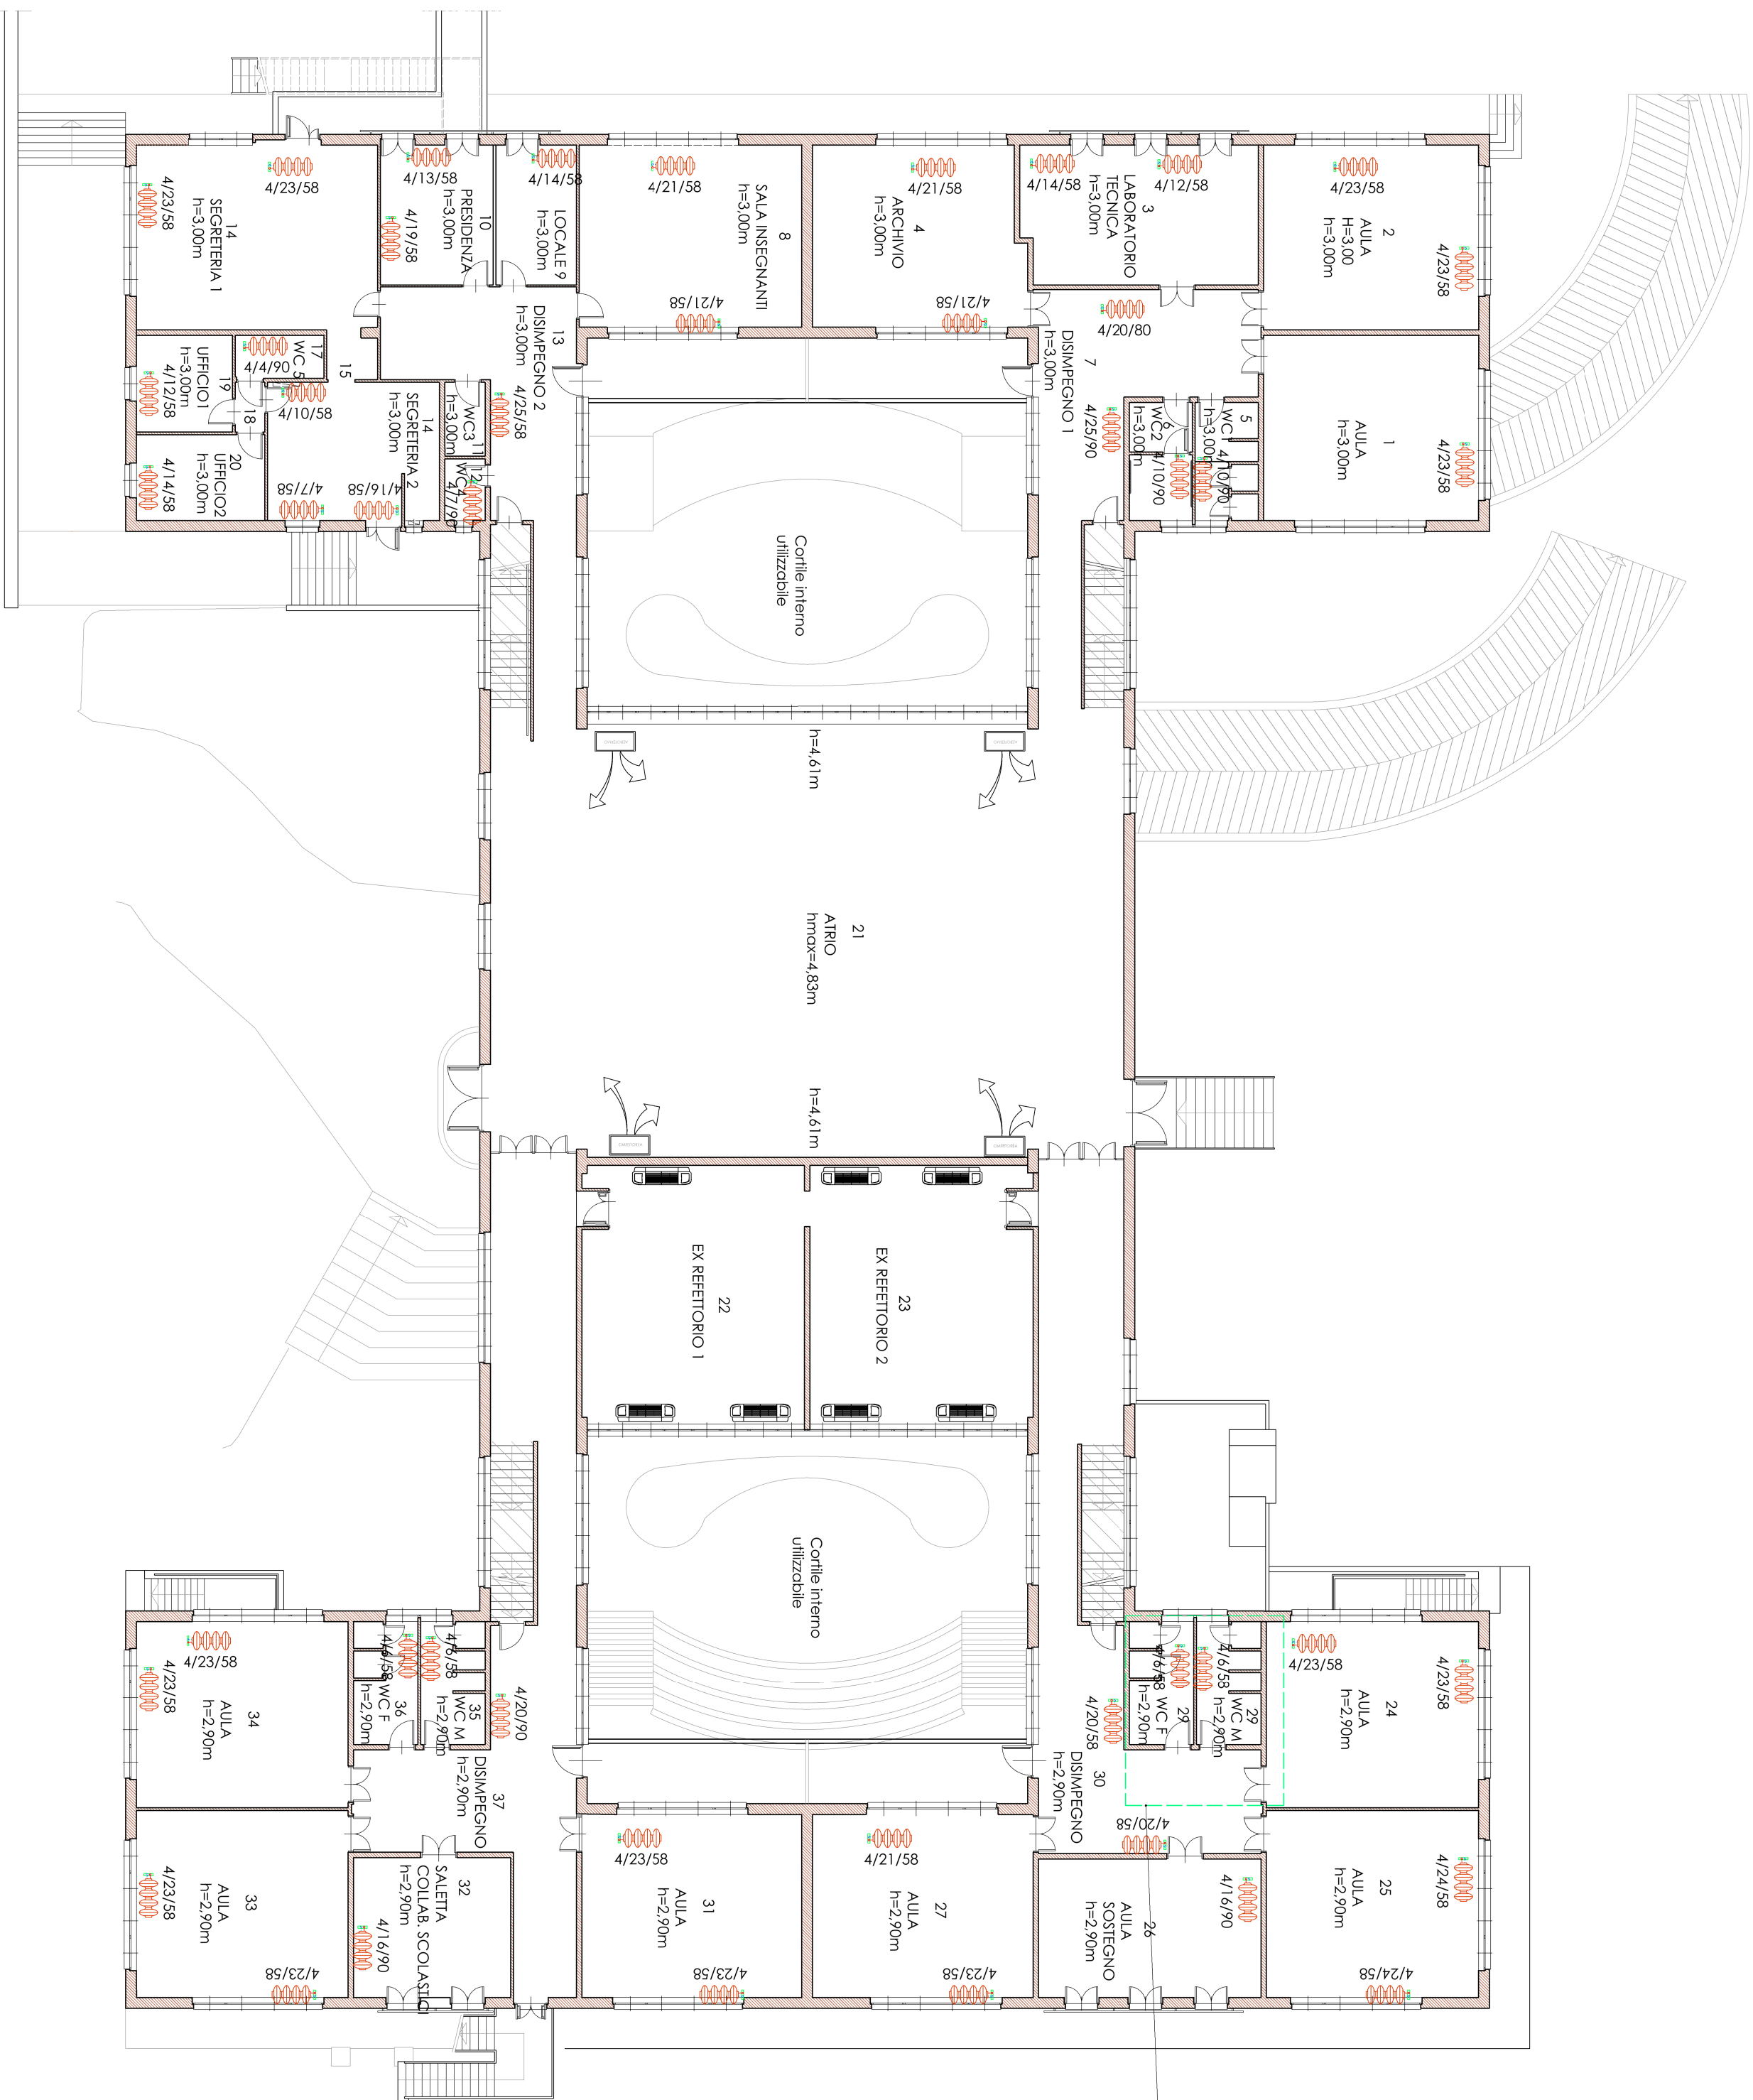

PIANTA PIANO PRIMO

SCALA 1:200

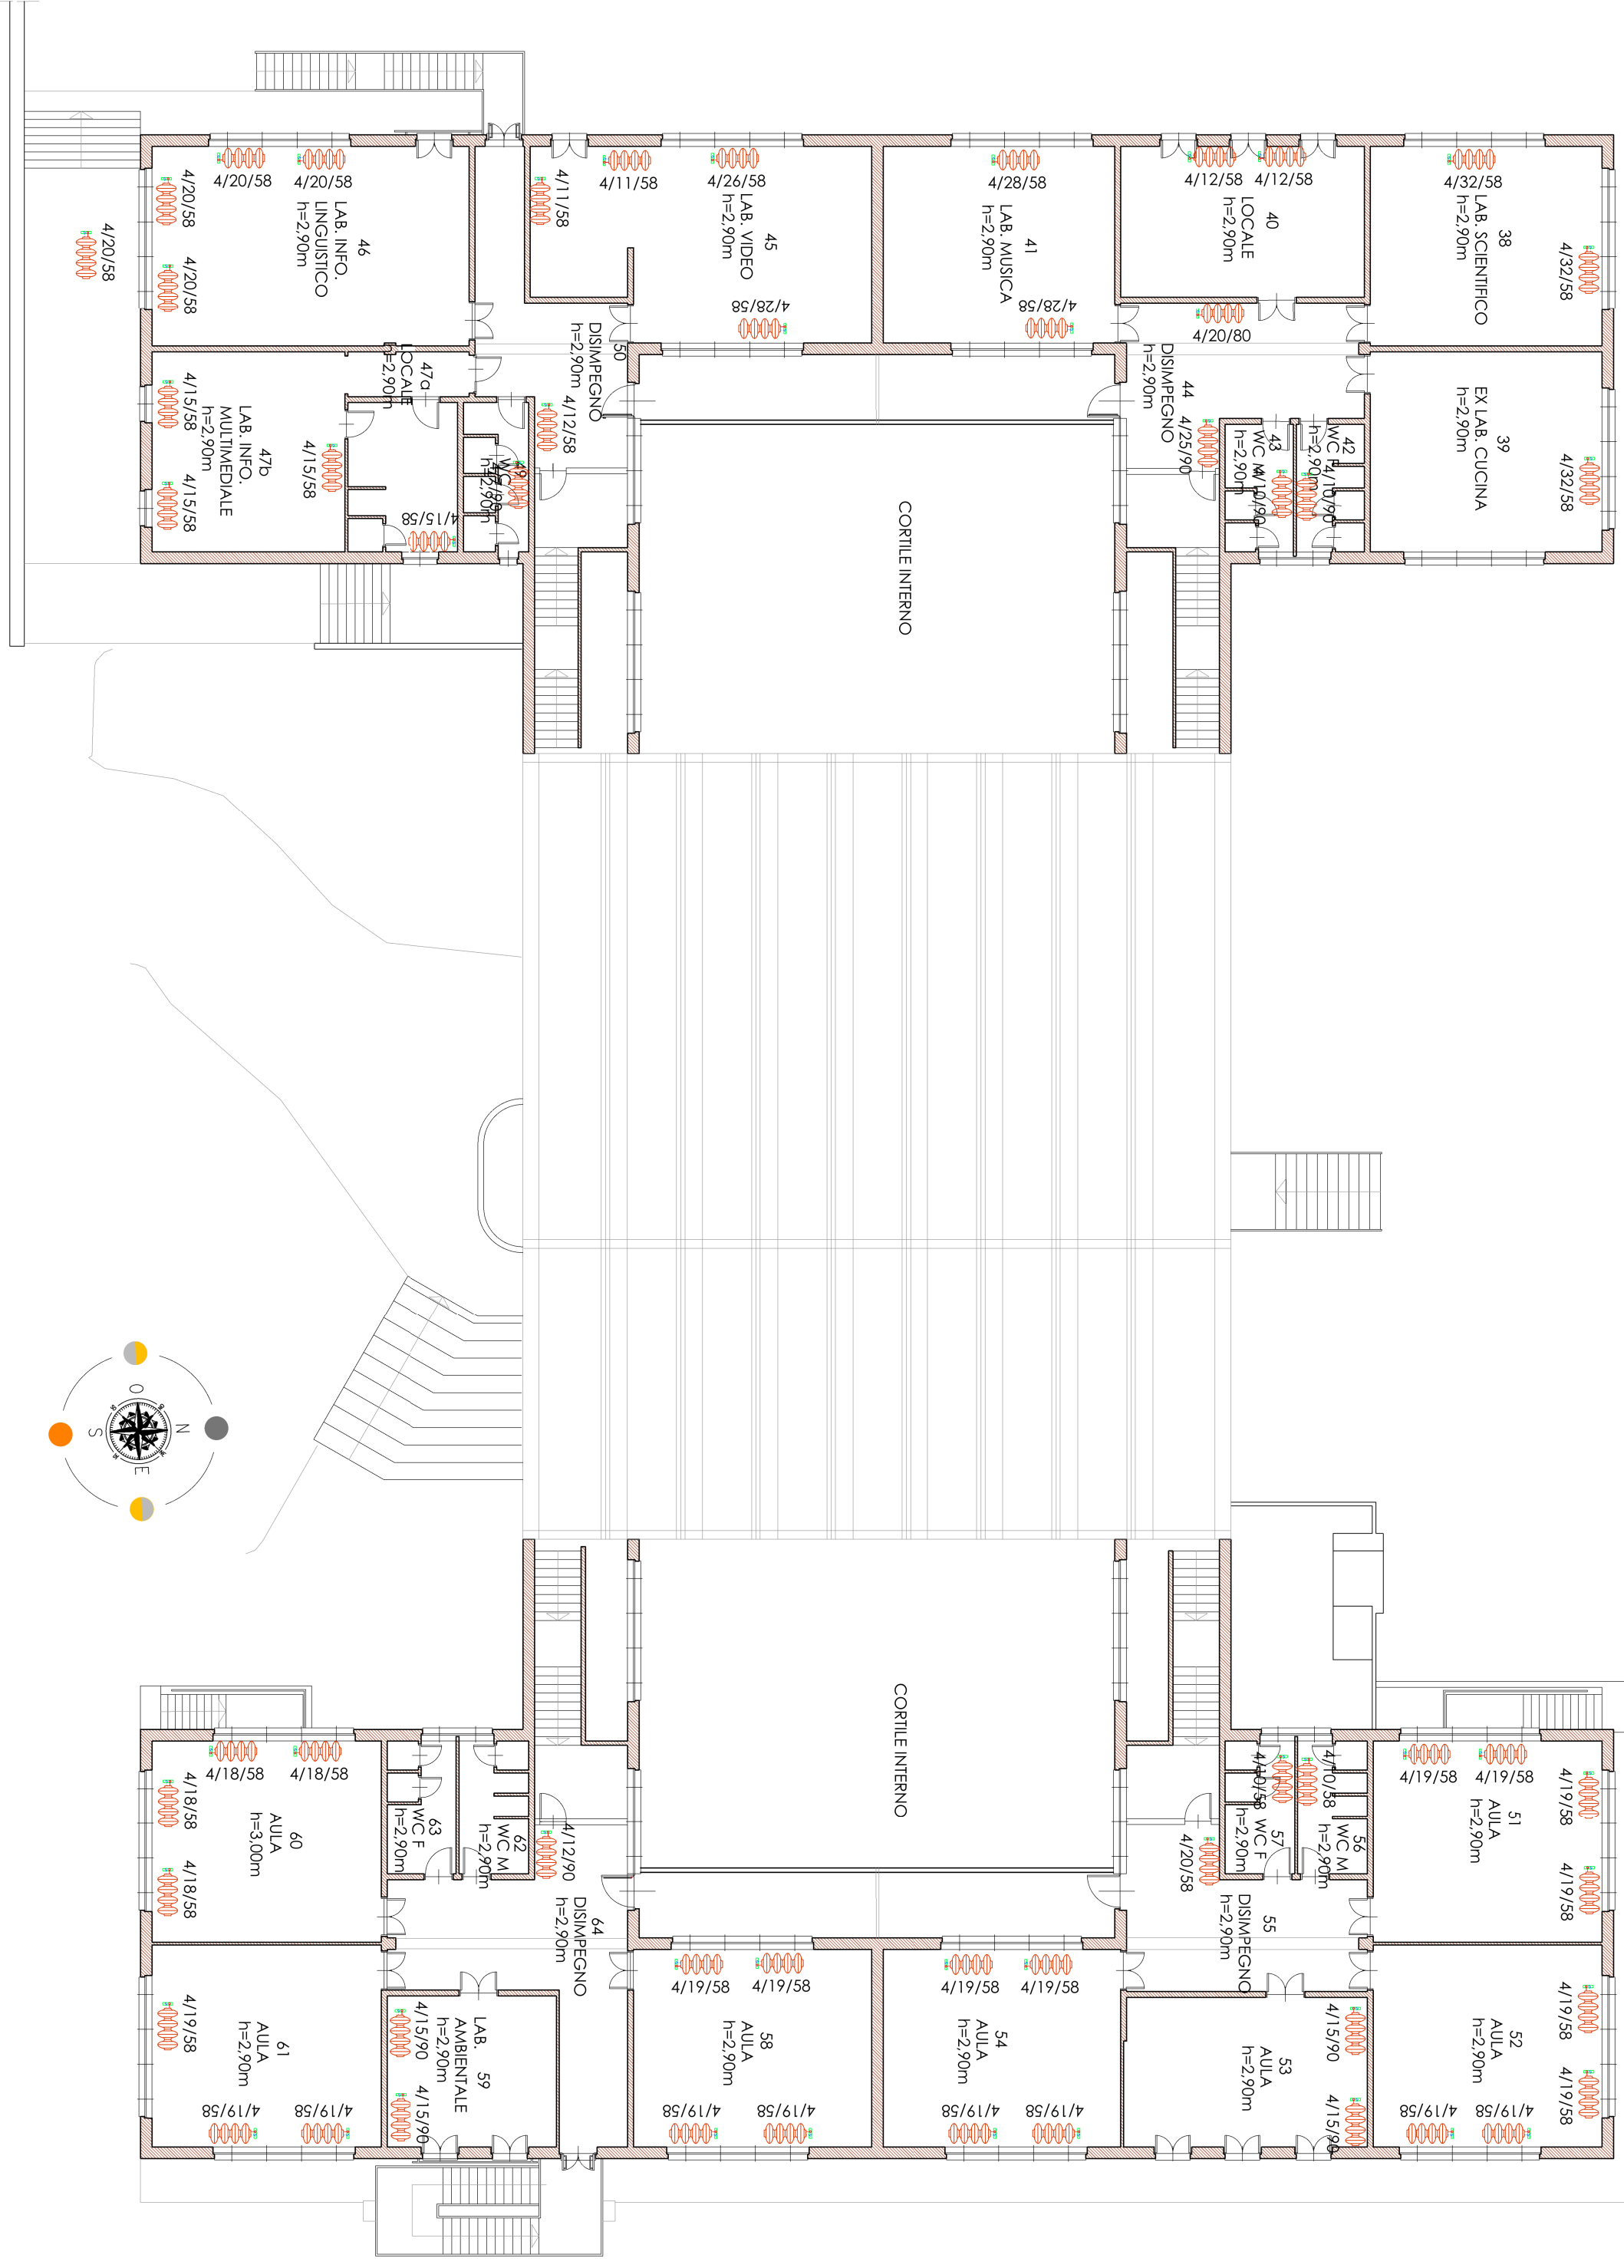


CENTRALE TERMICA



PIANO SEMINERATO - SOTTOCENTRALE TERMICA

SCALA 1:50

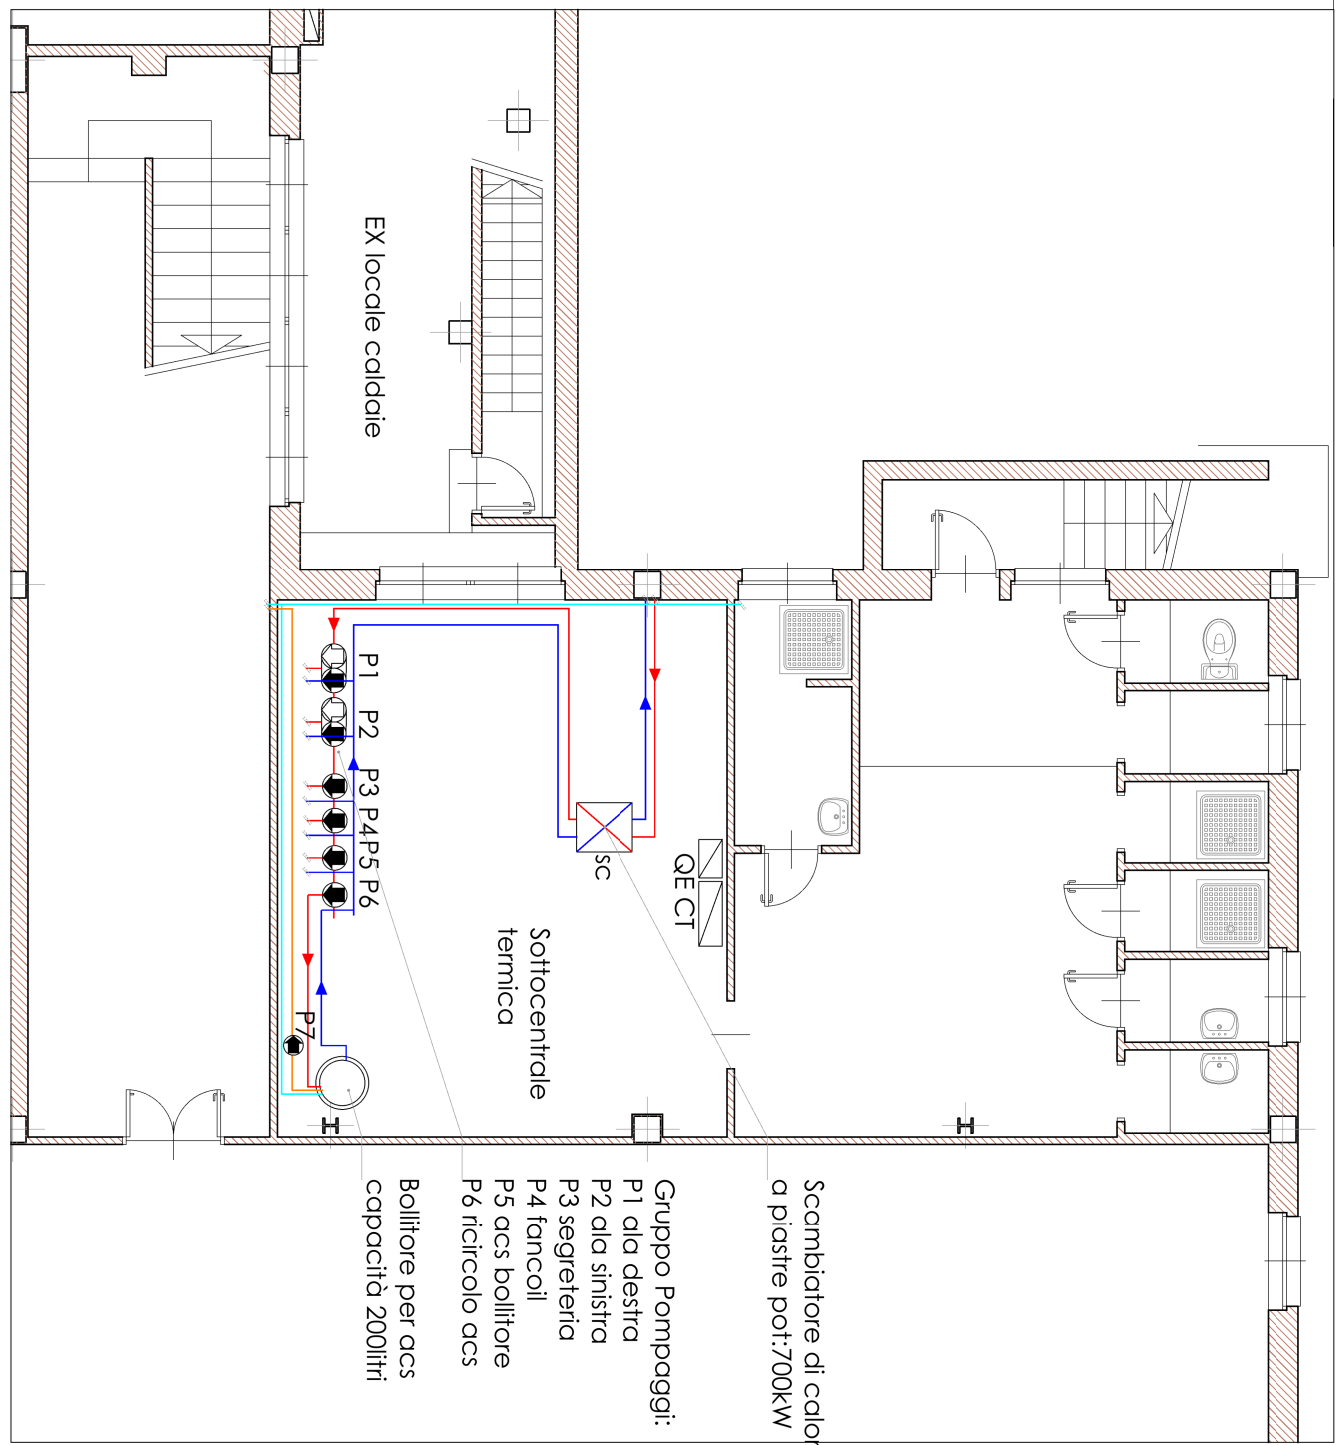

LEGENDA	
	Riscaldamento a colonne in ghisa
	Aerotermini a parete ad effetto soffitto
	Ventilconvettore
	Locali non riscaldati

POOL ENGINEERING		STUDIO DI INGEGNERIA	
DOTT. ING. VINCENZO M. CHIRONI		ING. GIORGIO ANDREA ZANUSSO	
Via Cavour, 10 - 10121 Torino		Via Cavour, 10 - 10121 Torino	
Tel. 011/2411111 - Fax 011/2411112		Tel. 011/2411111 - Fax 011/2411112	
E-mail: info@pool-engineering.it		E-mail: info@studio-di-ingegneria.it	
Progetto		Lavori di completamento dell'efficientamento energetico del plesso scolastico denominato "Scuola Media Cresto"	
Regione Piemonte		Città Metropolitana di Torino	
Comune di Castelmonte		Comune di Castelmonte	
Fase Progettuale		Via C. Trabucchi, 15	
Titolo Tavola		Progetto Esecutivo	
Completamento		Sistema di climatizzazione	
Comune di Castelmonte		Piano Seminaro - Piano Riscaldamento	
Piazza Martiri della Libertà - 28 - 10081		Per valutazione	
Castelmonte (TO)			
Professionisti			
Riferimenti			
Rev. n° 000	Dis. A.E.	Descr. Emissione definitiva	
Rev. n° 001	Dis. A.E.		
Rev. n° 002	Dis. A.E.		
Rev. n° 003	Dis. A.E.		
Tavola		1:200	
Cod. Comm.		250064	
Cod. Tavola		P. 001/002/003/004	
N° Tavola		07.0	